


LEGENDA

- ⊕ ILUMINAÇÃO DE EMERGÊNCIA
- ⊕ EXTINTOR PÓ QUÍMICO SECO - 4 Kg
- ⊕ EXTINTOR CO<sub>2</sub> - 6 Kg
- ⊕ EXTINTOR ÁGUA - 10 L
- ▬ HIDRANTE DE PAREDE
- ➔ ROTA DE FUGA

SINALIZAÇÃO

CÓDIGO	SÍMBOLO	DIMENSÕES LxH(mm)	LETRAS H(mm)	QUANTIDADE
ok S1		380x190	-	01
ok S1		316x158	-	02
ok S2		380x190	-	01
ok S2		316x158	-	02
ok S3		316x158	-	01
ok S8		126x63	-	02
ok S9		126x63	-	02
ok S13*		442x221	135	04
ok S14		380x190	100	02
ok S17**		126x63	30	04
ok P4		ø101	-	02

\* PLACA VOLTADA PARA AMBOS OS LADOS  
 \*\* TEXTO: "1°"

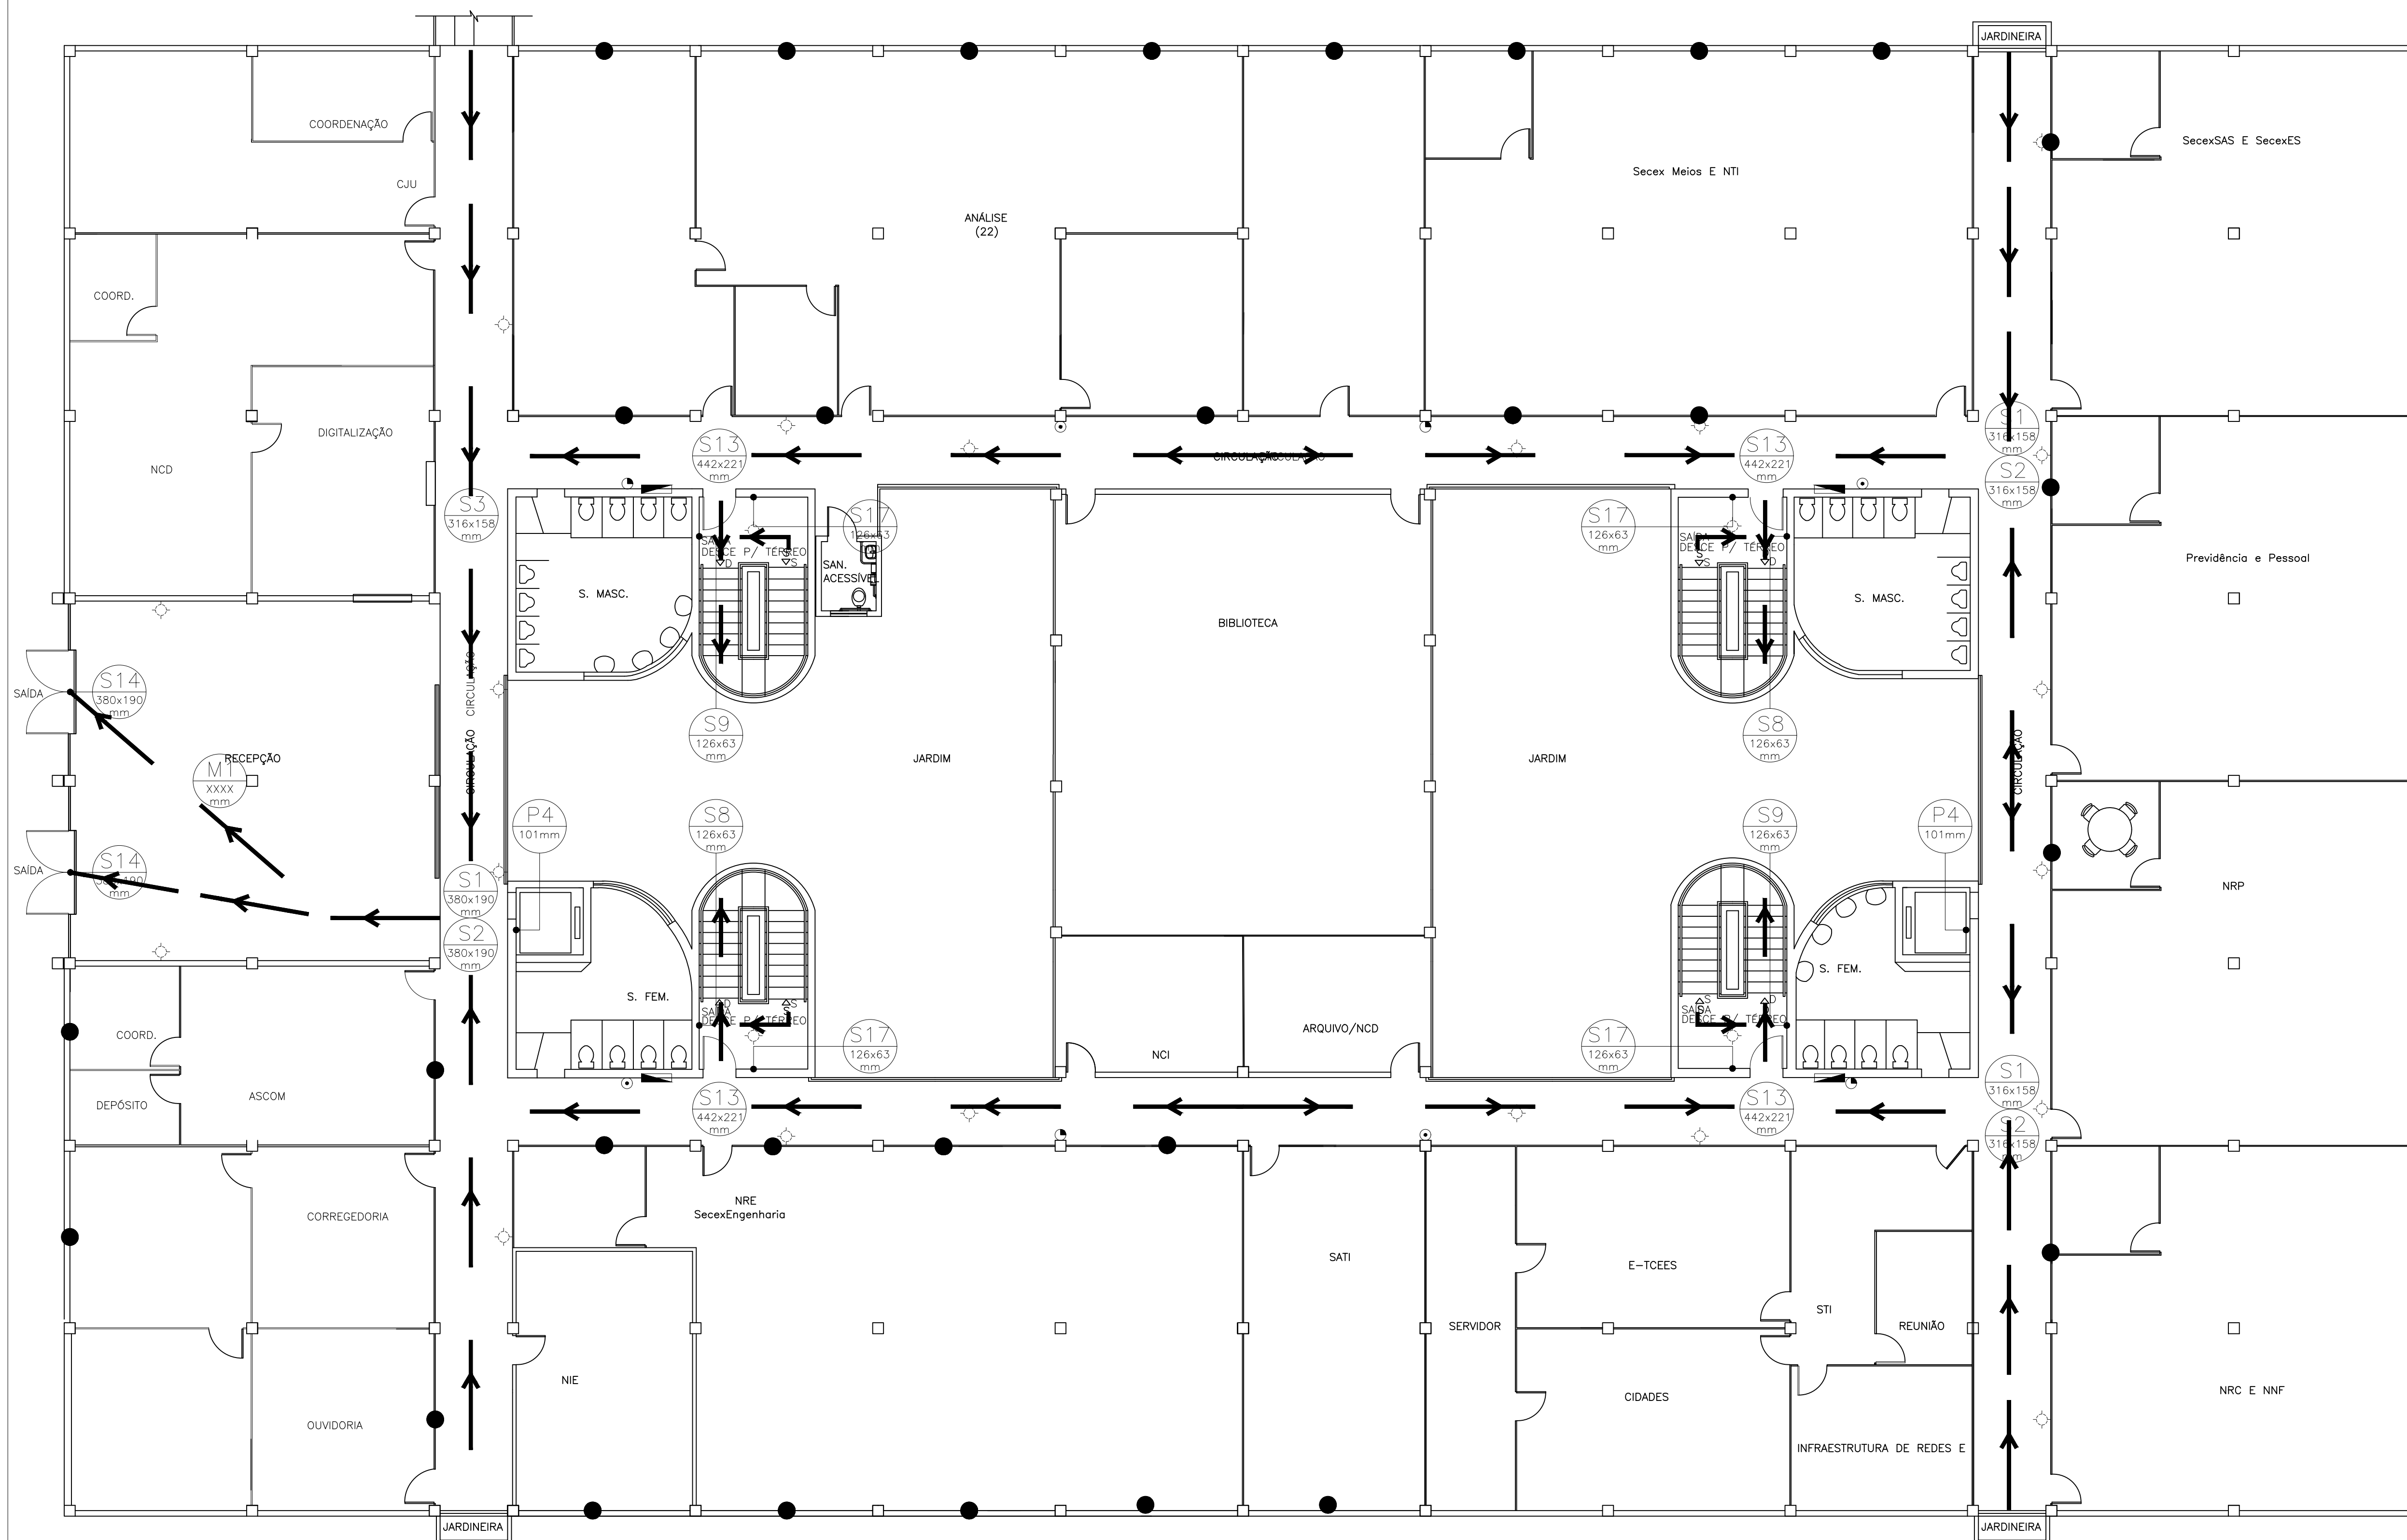

PLANTA BAIXA - 1º PAVIMENTO  
 ESCALA 1/100

**TCEES** **TRIBUNAL DE CONTAS**  
 ESTADO DO ESPÍRITO SANTO

DOMINGOS AUGUSTO TAUFNER  
 CONSELHEIRO PRESIDENTE DO TCEES

ROMÁRIO FIGUEIREDO  
 DIRETOR GERAL DO TCEES

PROJETO: "AS BUILT"  
 PREVENÇÃO E COMBATE A INCÊNDIO

TCEES: \_\_\_\_\_

AUTOR DO PROJETO: \_\_\_\_\_

ARG: INGRID HERZOG HOLZ  
 CAU 461281-2 / Mm. TCE 203589

DISCRIMINAÇÃO: PRIMEIRO PAVIMENTO

DATA: MARÇO/2015 DESENHO: INGRID HOLZ  
 ESCALA: INDICADA REVISÃO: 00

PRANCHA: \_\_\_\_\_

PCI - 02/03