


SIMBOLOGIA APLICÁVEL AO PROJETO	
---	CABO DE COBRE NU #50MM ² , DIRETAMENTE EMBUTIDO NO SOLO, A UMA PROFUNDIDADE DE 500MM
---	BARRA CHATA DE ALUMÍNIO EM INSTALAÇÃO APARENTE NA COBERTURA, NAS DESCIDAS FIXA EM ALVENARIA OU EM ESQUADRIA METÁLICA
---	ELETRODUTO RÍGIDO DE PVC DE 1" APARENTE INSTALADO COM ABRACADIEIRA SOBRE LAJE DE TETO OU ALVENARIA COM CABO DE COBRE NU DE 50MM ² EM SEU INTERIOR
●	TERMINAL DE INSERÇÃO DE 30CM (REF.: TEL-5124) FIXO EM BARRA CHATA DE ALUMÍNIO COM FIVADOR UNIVERSAL (REF.: TEL-9224)
□	CAIXA DE INSPEÇÃO TIPO SOLO EM PVC (REF. TEL-552) COM TAMPA DE FERRO FUNDIDO (REF.: TEL-558) REFORÇADA, BORDA EXTERIOR REDONDA Ø300mm, HASTE DE TERRA E CONECTOR DE MEDIÇÃO
□	CAIXA DE INSPEÇÃO TIPO SOLO EM PVC (REF. TEL-552) COM TAMPA DE FERRO FUNDIDO (REF.: TEL-558) REFORÇADA, BORDA EXTERIOR REDONDA Ø300mm E HASTE DE TERRA, SEM CONECTOR DE MEDIÇÃO
↘	DESCIDA DO SISTEMA
⊙	CAPTOR TIPO FRANKLIN (REF.: TEL-010) COM MASTRO SIMPLES DE 3 METROS (REF.: TEL-460)

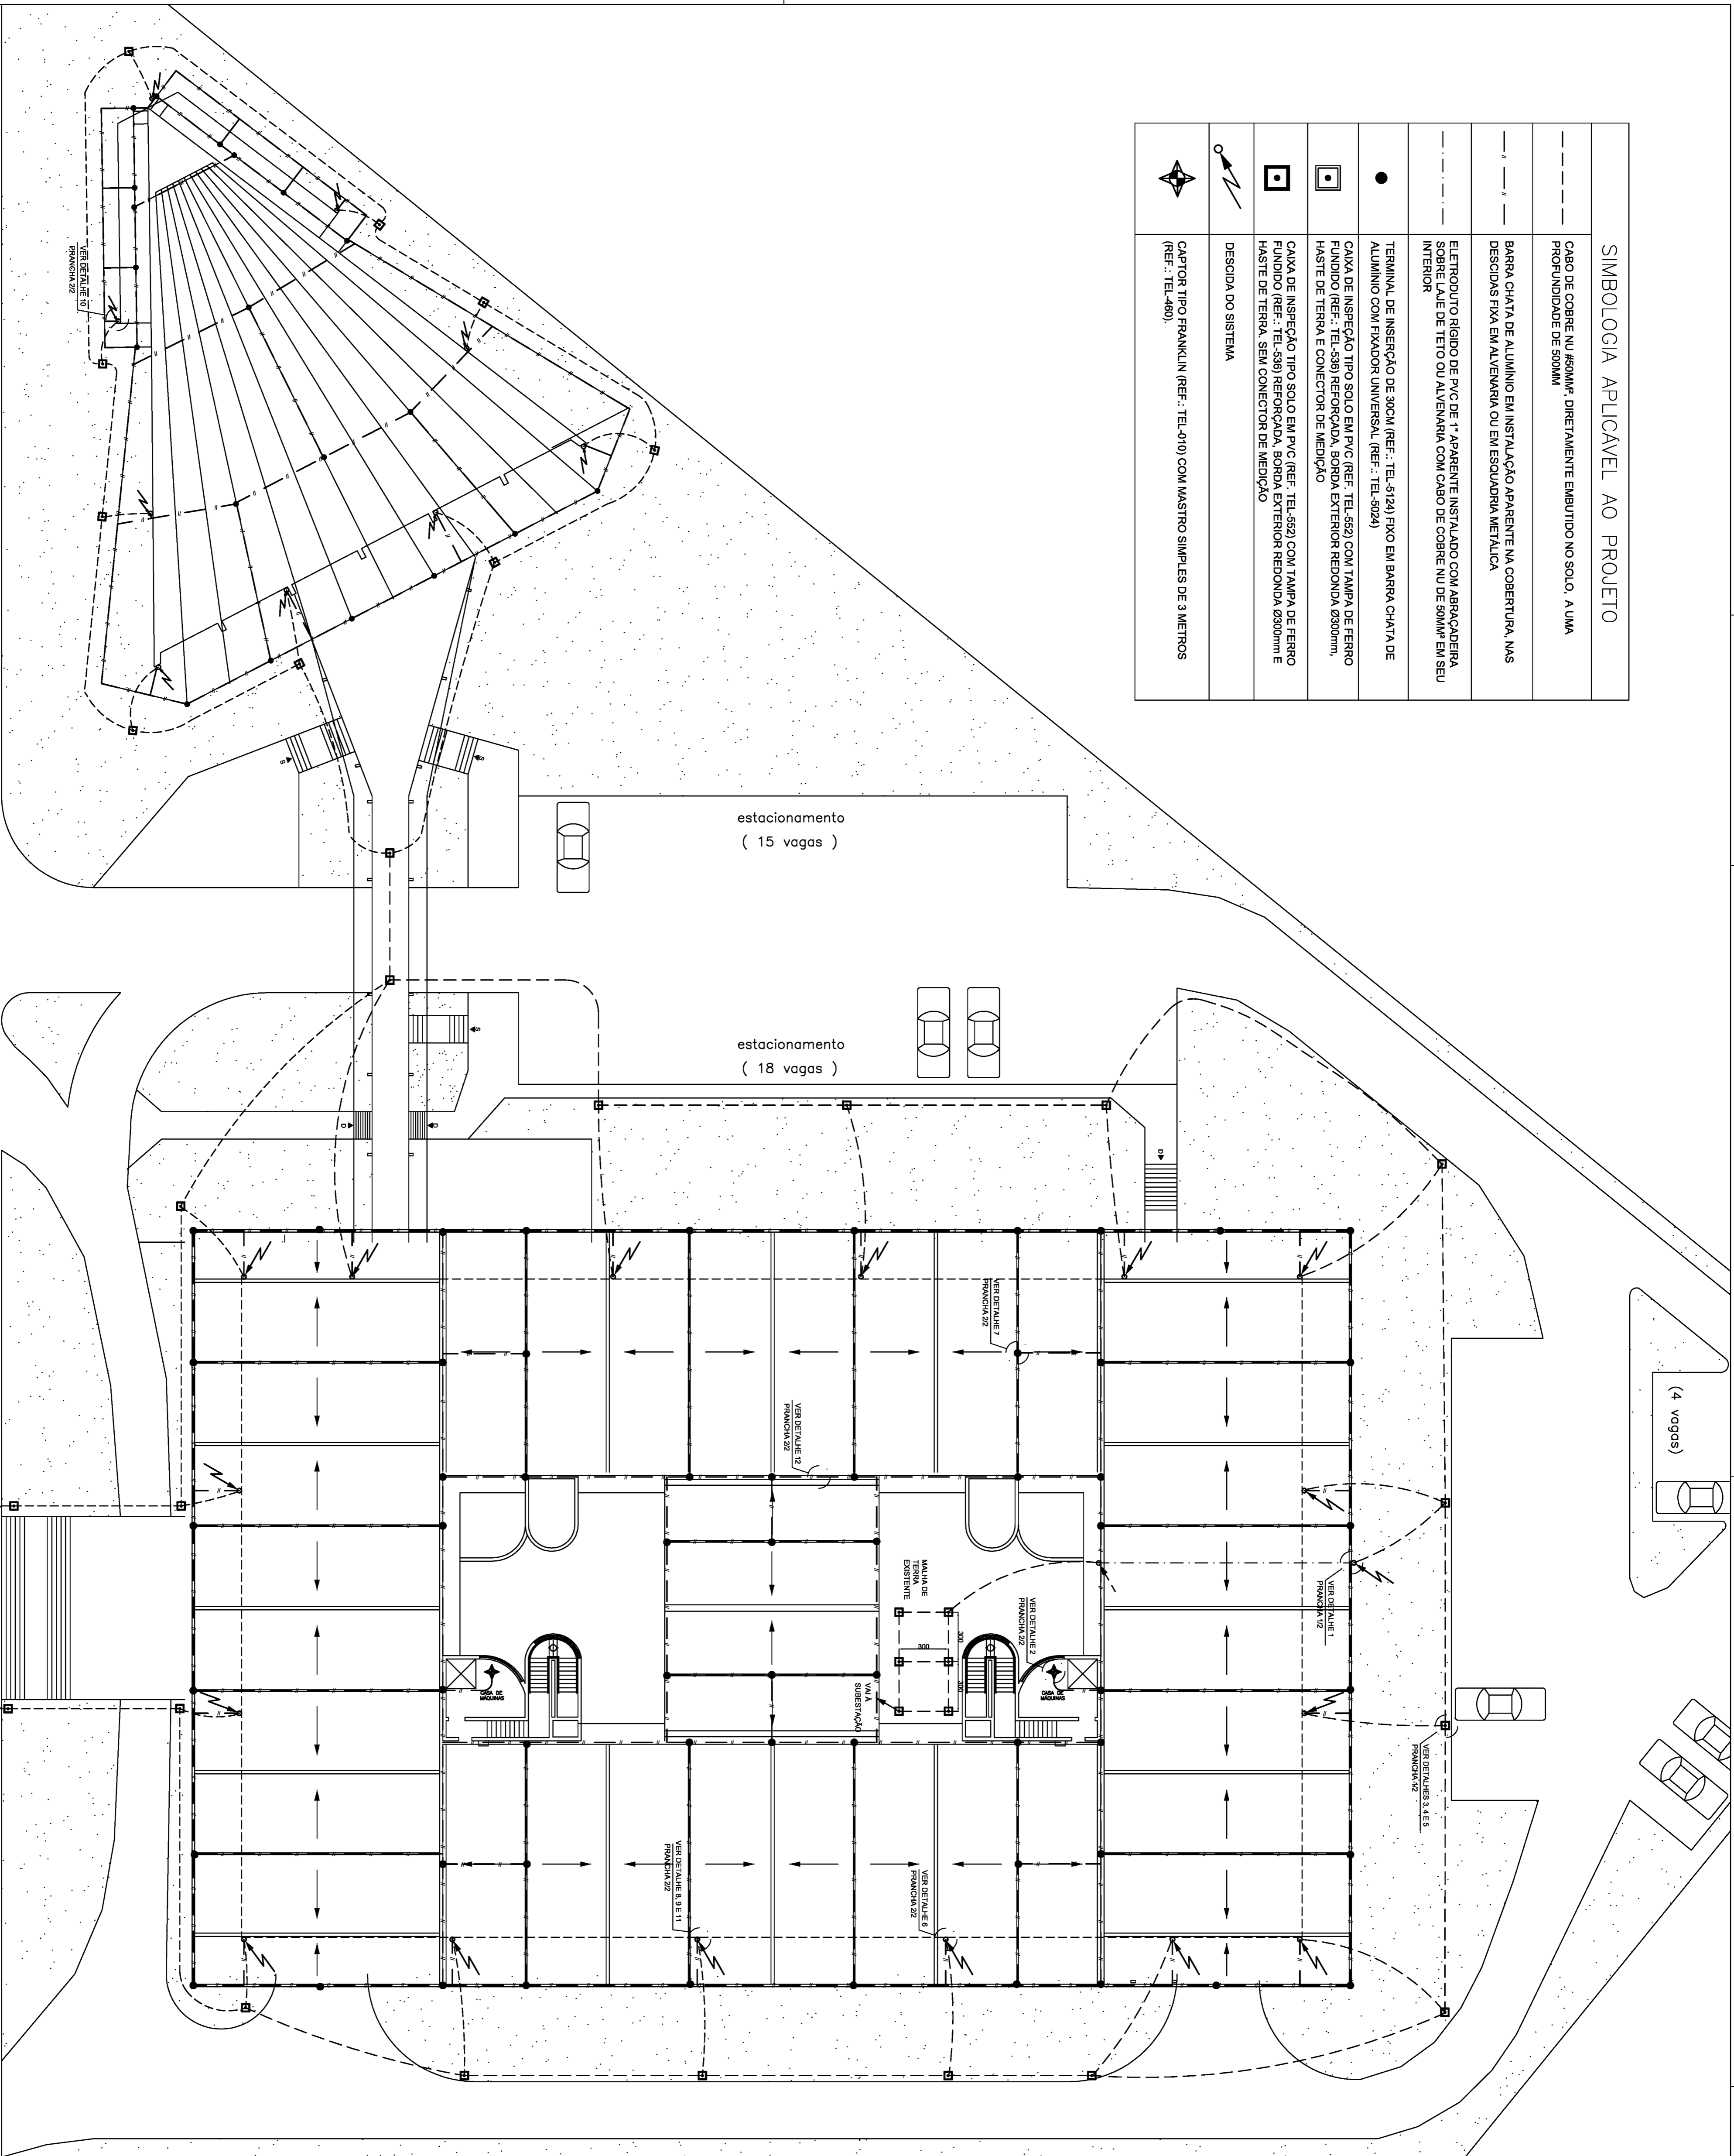

PLANTA DE LOCAÇÃO - CAPTAÇÃO E ATERRAMENTO DE SPDA
ESCALA 1:200

RUA JOSÉ ALEXANDRE BUAIZ

VOGA
engenharia
VOGA ENGENHARIA S/S LTDA
CNPJ nº 08.948.988/0001-01 | Fone: 51 3042-2200

TCEES
TRIBUNAL DE CONTAS
ESTADO DO ESPÍRITO SANTO

DOMINGOS AUGUSTO TALFNER
CONSELHEIRO PRESIDENTE DO TCEES

ROMÁRIO FIGUEIREDO
DIRETOR GERAL DO TCEES

PROJETO
TRIBUNAL DE CONTAS DO ESTADO DO ESPÍRITO SANTO

PROMOTORIA
ESPÍRITO SANTO SECRETARIA DE ESTADO DA FAZENDA

ENGENHEIRO
RUA JOSÉ ALEXANDRE BUAIZ, 157 - ENSEADA DO SUÁ
VITÓRIA - ES

AUTOR DO PROJETO
ENR. ELETRICISTA VITOR BUZZONE DE SOUZA VARELAO
CREIA ES 17460

DISCIPLINA
PLANTA BAIXA E SIMBOLOGIA

DATA: JANEIRO/2015
ESCALA: INDICADA

FRANCAIA
DESENHO: MARCO FERREIRI
REVISÃO: 00

PSPDA - 01/03